


KOPIA MAPY ZASADNICZEJ SKALA 1:500

Układ odniesienia: PL-ETRF89, układ wsp. płaskich: PL-2000 strefa 5 (15°), układ wys.: PL-EVRF2007-NH

OBJAŚNIENIA:

- SG1 – punkt gazowy z kurkiem głównym oraz reduktorem ciśnienia wg odrębnego opracowania przyłącza gazu, realizowanego na zlecenie Dostawcy Gazu
- WK1A – wentylacja wywiewna z kuchni lokalu mieszkalnego nr 1A
- ▲ – wejście główne do budynku

par. 170 węg. z zasob. P. 170 zryjnego i k. graficz. 459.40
 461.86
STAROSTA WAŁBRZYSKI
 Powiatowy Ośrodek Dokumentacji
 Geodezyjnej i Kartograficznej w Wałbrzychu
 Nazwa materiału: 69/13: mapa zasadnicza
 Wykato: 1996.622
 materiał zasobu: P.0221.1996.622
 Data wykonania kopii: 07-08-2024
 imię, nazwisko, podpis osoby
 reprezentującej organ:
Zup. starosta
INSPEKTOR
 Tomasz Boniawski

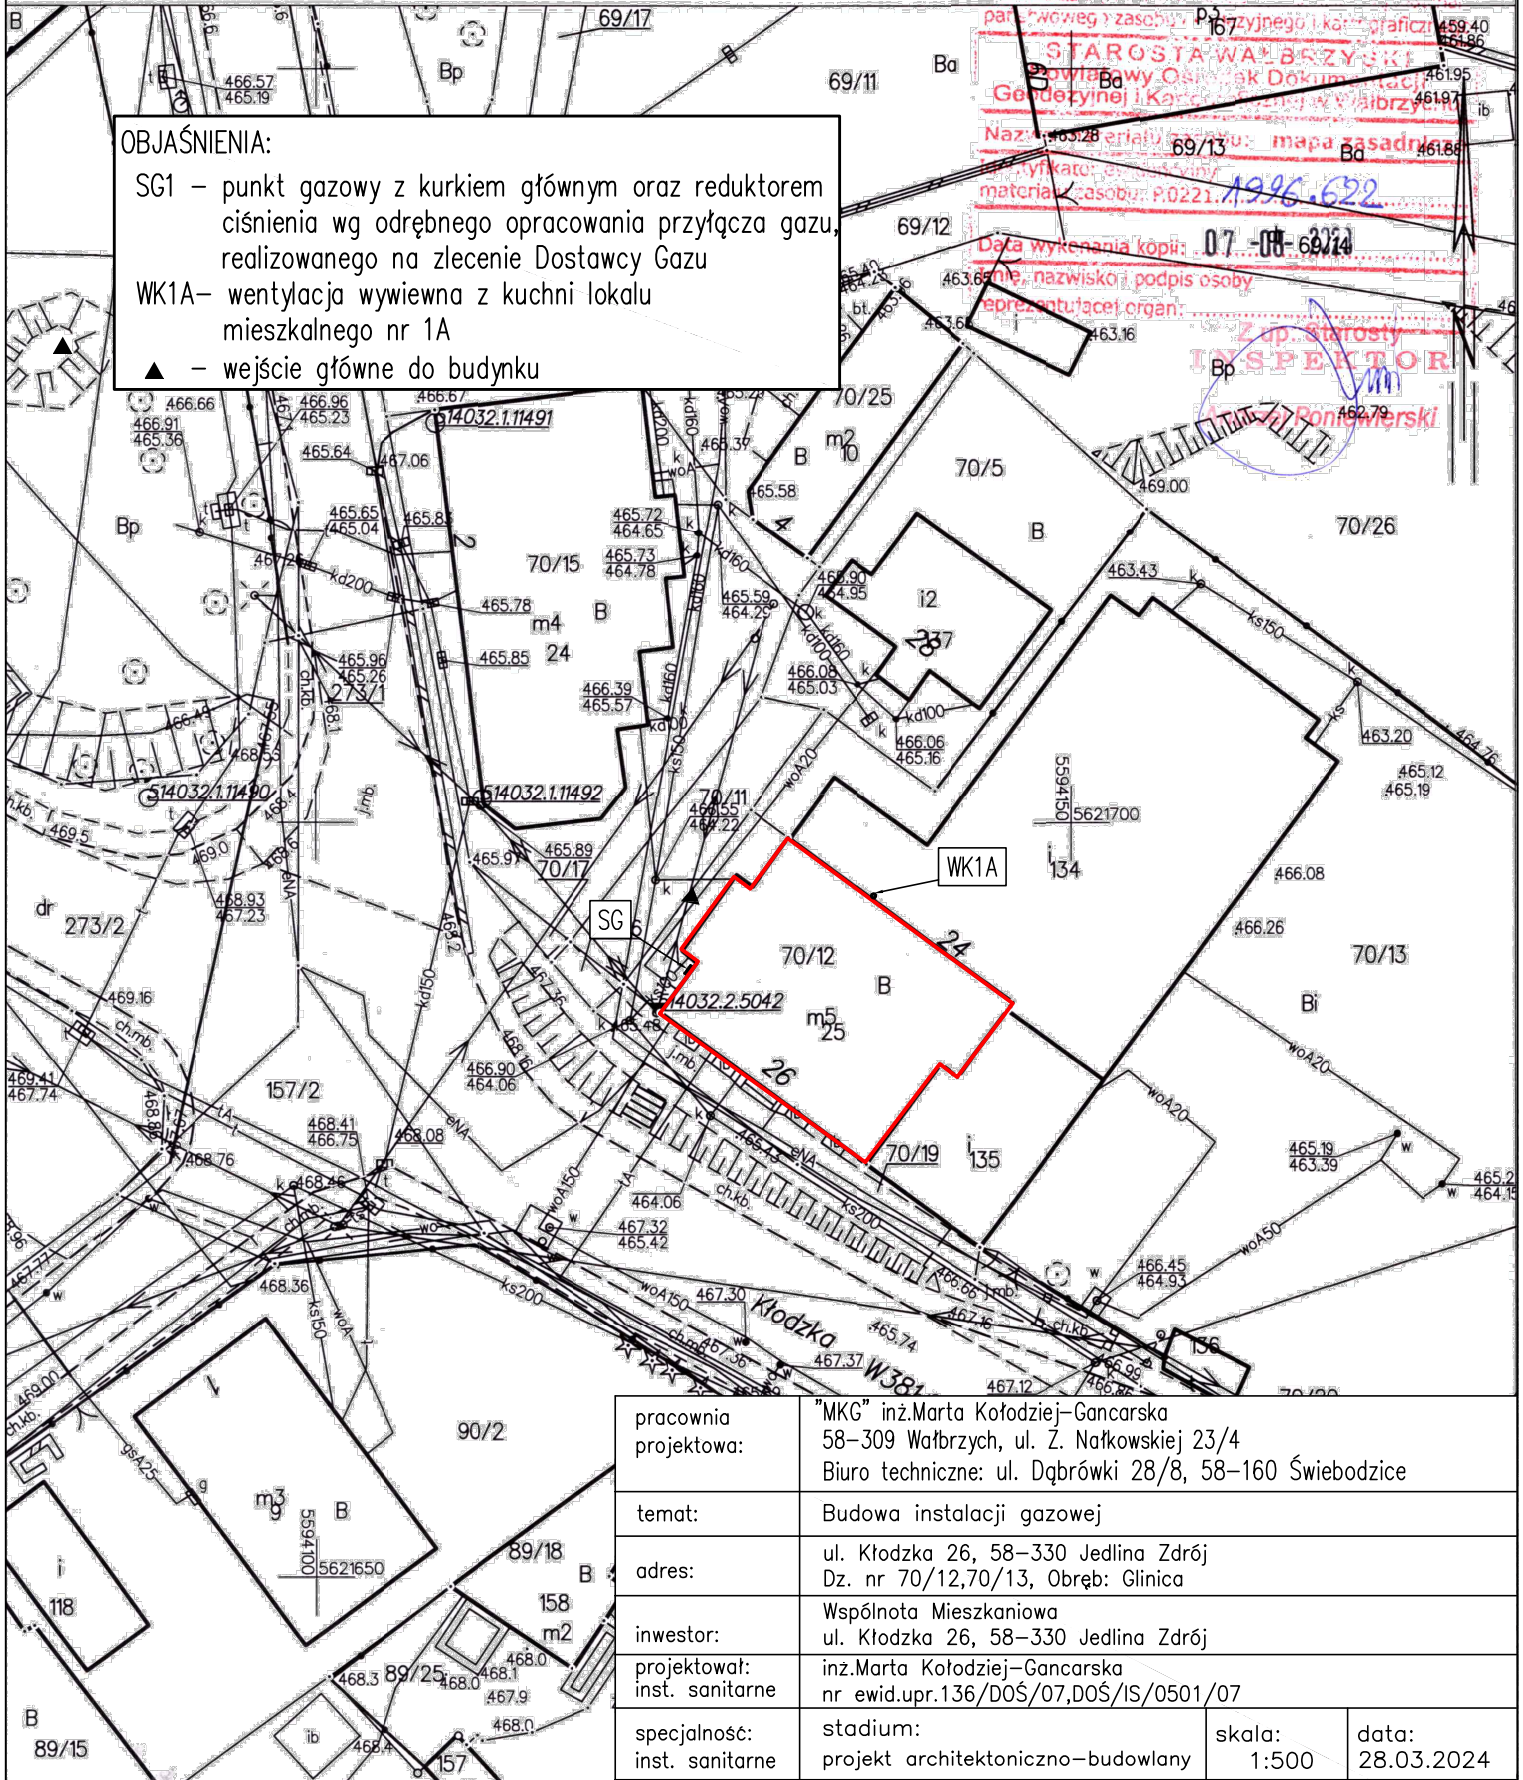

| | | | |
|---------------------------------|---|-----------------|---------------------|
| pracownia projektowa: | "MKG" inż.Marta Kołodziej-Gancarska 58-309 Wałbrzych, ul. Ż. Nałkowskiej 23/4 Biuro techniczne: ul. Dąbrówki 28/8, 58-160 Świebodzice | | |
| temat: | Budowa instalacji gazowej | | |
| adres: | ul. Kłodzka 26, 58-330 Jedlina Zdrój Dz. nr 70/12,70/13, Obręb: Glinica | | |
| inwestor: | Wspólnota Mieszkaniowa ul. Kłodzka 26, 58-330 Jedlina Zdrój | | |
| projektował: inst. sanitarne | inż.Marta Kołodziej-Gancarska nr ewid.upr.136/DOŚ/07,DOŚ/IS/0501/07 | | |
| specjalność: inst. sanitarne | stadium: projekt architektoniczno-budowlany | skala: 1:500 | data: 28.03.2024 |
| temat rysunku: | Projekt Zagospodarowania Terenu | | rys.nr 01 |