


Nazwa organu prowadzącego państwowy zasób geodezyjny i kartograficzny	PREZYDENT MASTA WAŁBRZYCHA
Identyfikator ewidencyjny materiału zasobu	P.0265.1969.54
Nazwa materiału zasobu	mapa zasadnicza
Data wykonania kopii materiału zasobu	2024.04.11
Imię, nazwisko i podpis osoby reprezentującej organ	INSPEKTOR Marcin Piłch

MAPA ZASADNICZA SKALA 1:500

Układ odniesienia: PL-ETRF 89, układ wsp. płaskich: PL-2000 strefa 5 (15°), układ wys.: PL-EVRF 2007-NH
Seksje mapy: 5.140.32.04.2.1

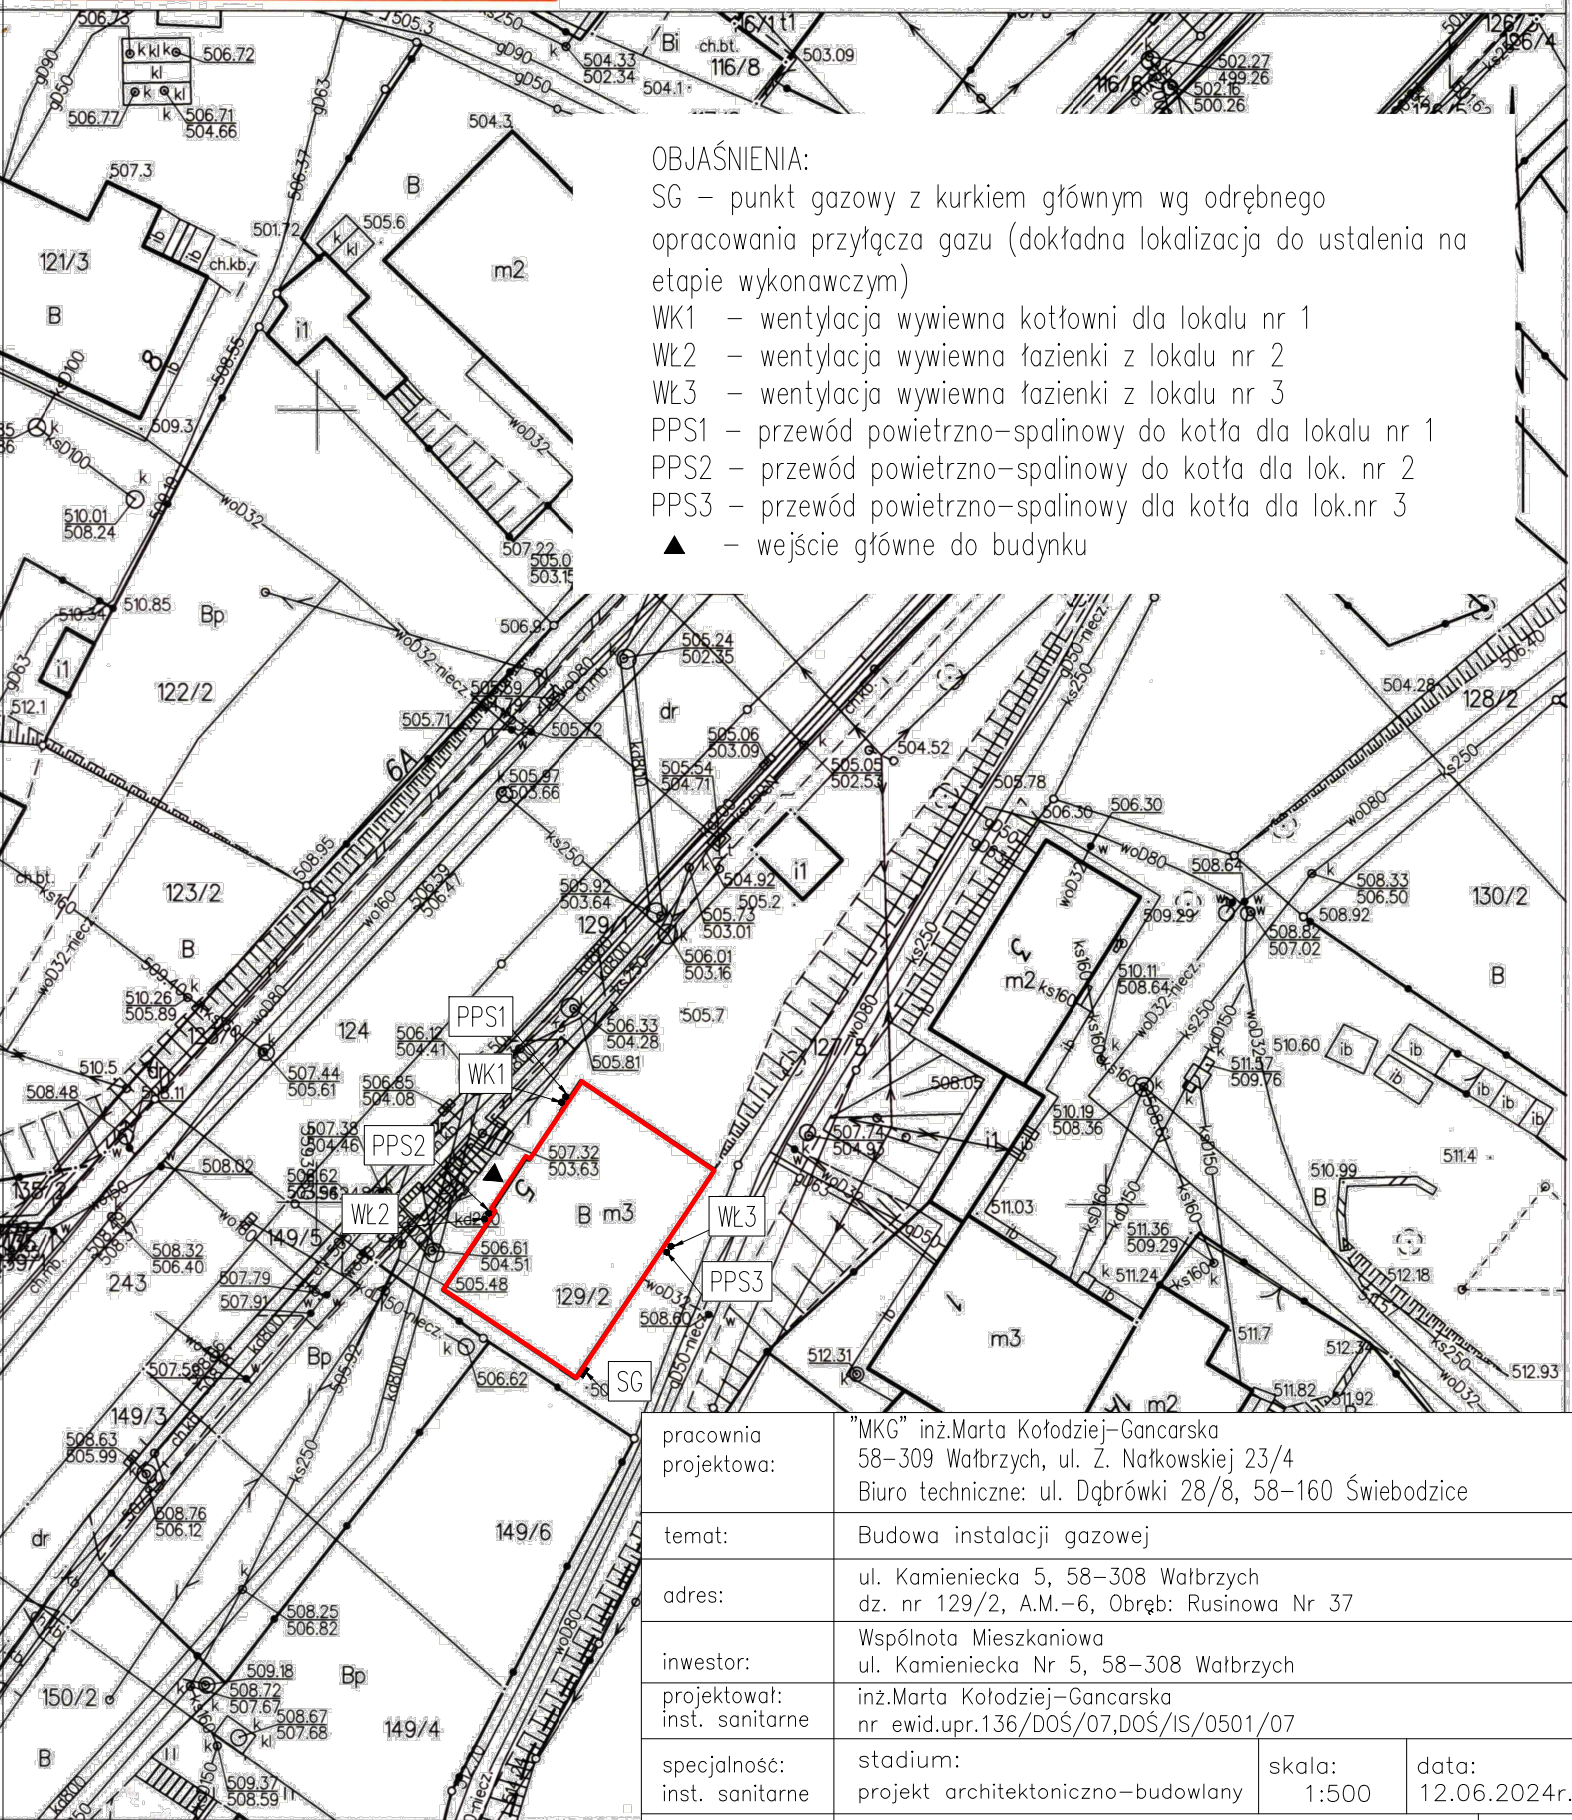

OBJAŚNIENIA:

SG – punkt gazowy z kurkiem głównym wg odrębnego opracowania przyłącza gazu (dokładna lokalizacja do ustalenia na etapie wykonawczym)

WK1 – wentylacja wywiewna kotłowni dla lokalu nr 1

WK2 – wentylacja wywiewna łazienki z lokalu nr 2

WK3 – wentylacja wywiewna łazienki z lokalu nr 3

PPS1 – przewód powietrzno-spalinowy do kotła dla lokalu nr 1

PPS2 – przewód powietrzno-spalinowy do kotła dla lok. nr 2

PPS3 – przewód powietrzno-spalinowy dla kotła dla lok. nr 3

▲ – wejście główne do budynku

pracownia projektowa: "MKG" inż. Marta Kołodziej-Gancarska
58-309 Wałbrzych, ul. Z. Nałkowskiej 23/4
Biuro techniczne: ul. Dąbrówki 28/8, 58-160 Świebodzice

temat: Budowa instalacji gazowej

adres: ul. Kamieniecka 5, 58-308 Wałbrzych
dz. nr 129/2, A.M.-6, Obręb: Rusinowa Nr 37

inwestor: Wspólnota Mieszkaniowa
ul. Kamieniecka Nr 5, 58-308 Wałbrzych

projektował: inż. Marta Kołodziej-Gancarska
inst. sanitarne nr ewid. upr. 136/DOŚ/07, DOŚ/IS/0501/07

specjalność: inst. sanitarne	stadium: projekt architektoniczno-budowlany	skala: 1:500	data: 12.06.2024r.
------------------------------	---	--------------	--------------------

temat rysunku: Zagospodarowanie terenu	rys. nr: 01
--	-------------