


prawdopodobny przebieg trasy instalacji gazowej, w zależności od lokalizacji punktu gazowego, realizowanego przez Dostawcę gazu – do ustalenia na etapie wykonawczym

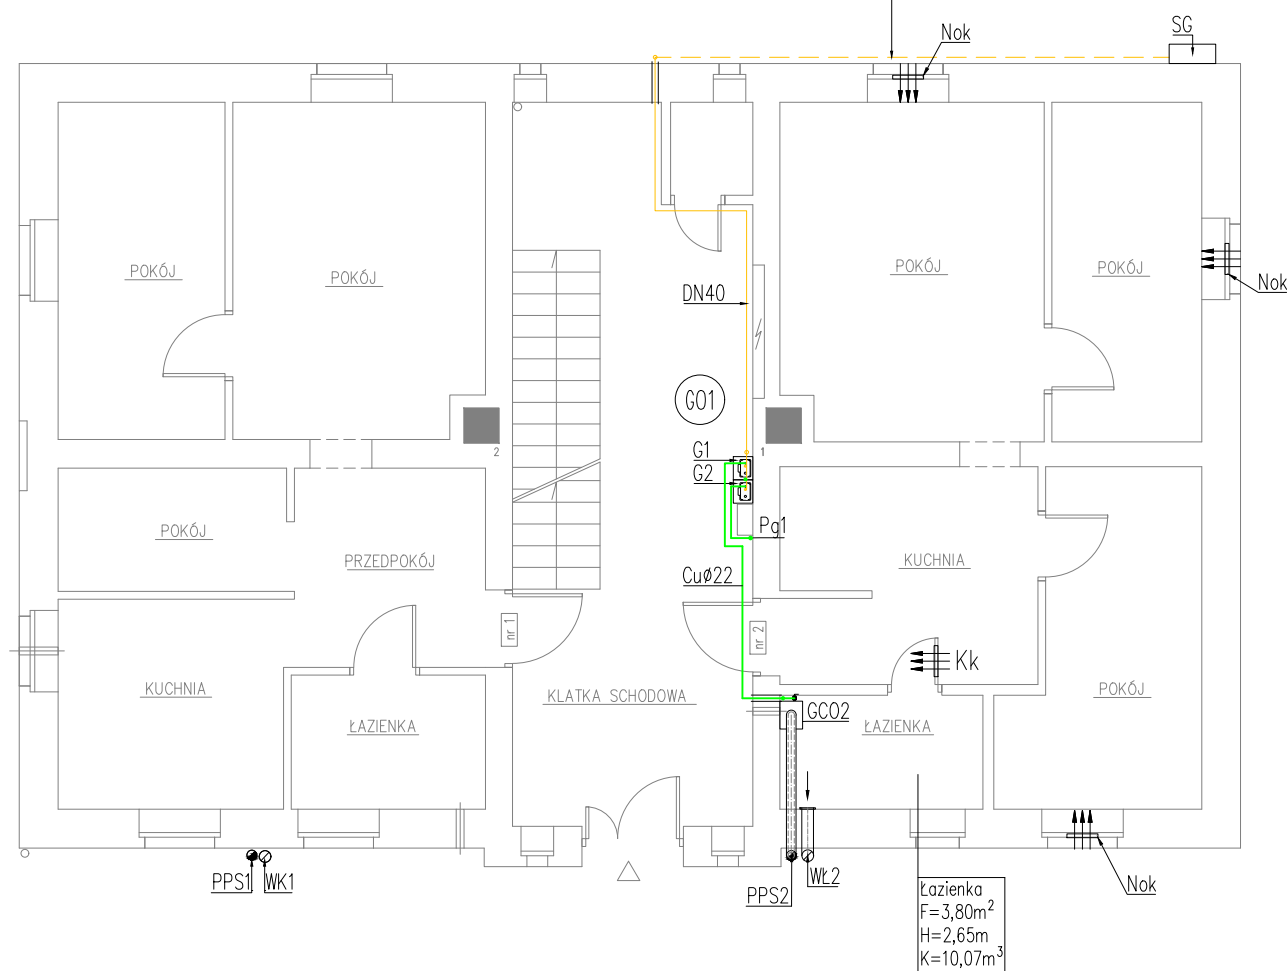

LEGENDA:

- instalacja gazowa – części wspólne
- instalacja gazowa dla lokali mieszkalnych
- == tuleja ochronna
- ⊙ G01 pion instalacji gazowej
- G1, G2 gazomierze miechowe typu G2,5 o rozstawie 130mm dla lokali mieszkalnych
- ∅Cu22 średnica instalacji gazowej dla lokalu mieszkalnego
- DN40 średnica instalacji gazowej części wspólnej
- GCO2 kondensacyjny, dwufunkcyjny kocioł gazowy o mocy do 21 kW dla lokalu nr 2
- PPS2 przewód powietrzno-spalinowy dla kotła w lokalu nr 2, o średnicy ∅80/∅125mm, kwasoodporny wyprowadzony przez ścianę zewnętrzną na elewację, ponad dach
- Wł2 wentylacja wywiewna z łazienki lokalu nr 2, przewód stalowy ocynkowany, Fcz=200cm² (przelot), izolowany, z odskraplaczem i wyczyszką, wyprowadzony przez ścianę zewnętrzną na elewację ponad dach
- WK1 wentylacja wywiewna z kotłowni w piwnicy dla lokalu nr 1
- PPS1 przewód powietrzno-spalinowy od kotła gazowego dla lokalu nr 1
- Nok stałe elementy nawiewne, np. nawietrzaki okienne, higrosterowalne
- Kk kratka kompensacyjna w dolnej części drzwi F=220 cm² lub podcięcie drzwi min 3 cm
- SG punkt gazowy z kurkiem głównym, wg odrębnego projektu przyłącza gazowego na zlecenie Dostawcy Gazu
- △ główne wejście do budynku
- Pg1 pionowy odcinek instalacji gazowej dla lokalu nr 1

UWAGA:

1. Na etapie wykonawczym, przed montażem gazomierzy oraz instalacji gazowej należy sprawdzić rzeczywisty przebieg istniejącej instalacji elektrycznej. W przypadku kolizji zmienić lokalizację liczników gazowych lub instalacji w uzgodnieniu z projektantem.
2. Odbiorników gazowych nie można instalować w odległości mniejszej niż 3m od gazomierza, mierząc w rozwinięciu długości przewodu oraz 1m w rzucie.

pracownia projektowa:	"MKG" inż. Marta Kotodziej-Gancarska 58-309 Wałbrzych, ul. Z. Nałkowskiej 23/4 Biuro techniczne: ul. Dąbrówki 28/8, 58-160 Świebodzice		
temat:	Budowa instalacji gazowej		
adres:	ul. Kamieniecka 5, 58-308 Wałbrzych dz. nr 129/2, A.M.-6, Obręb: Rusinowa Nr 37		
inwestor:	Wspólnota Mieszkaniowa ul. Kamieniecka 5, 58-308 Wałbrzych		
projektował: inst. sanitarne	inż. Marta Kotodziej-Gancarska nr ewid. upr. 136/DOS/07, DOS/IS/0501/07		
specjalność: inst. sanitarne	stadium: projekt architektoniczno-budowlany	skala: 1:100	data: 12.06.2024
temat rysunku:	Rzut parteru – instalacja gazowa		rys.nr 03